


Planta Laboratório de Eletricidade (SEL) - 1º Andar

Escala 1:100

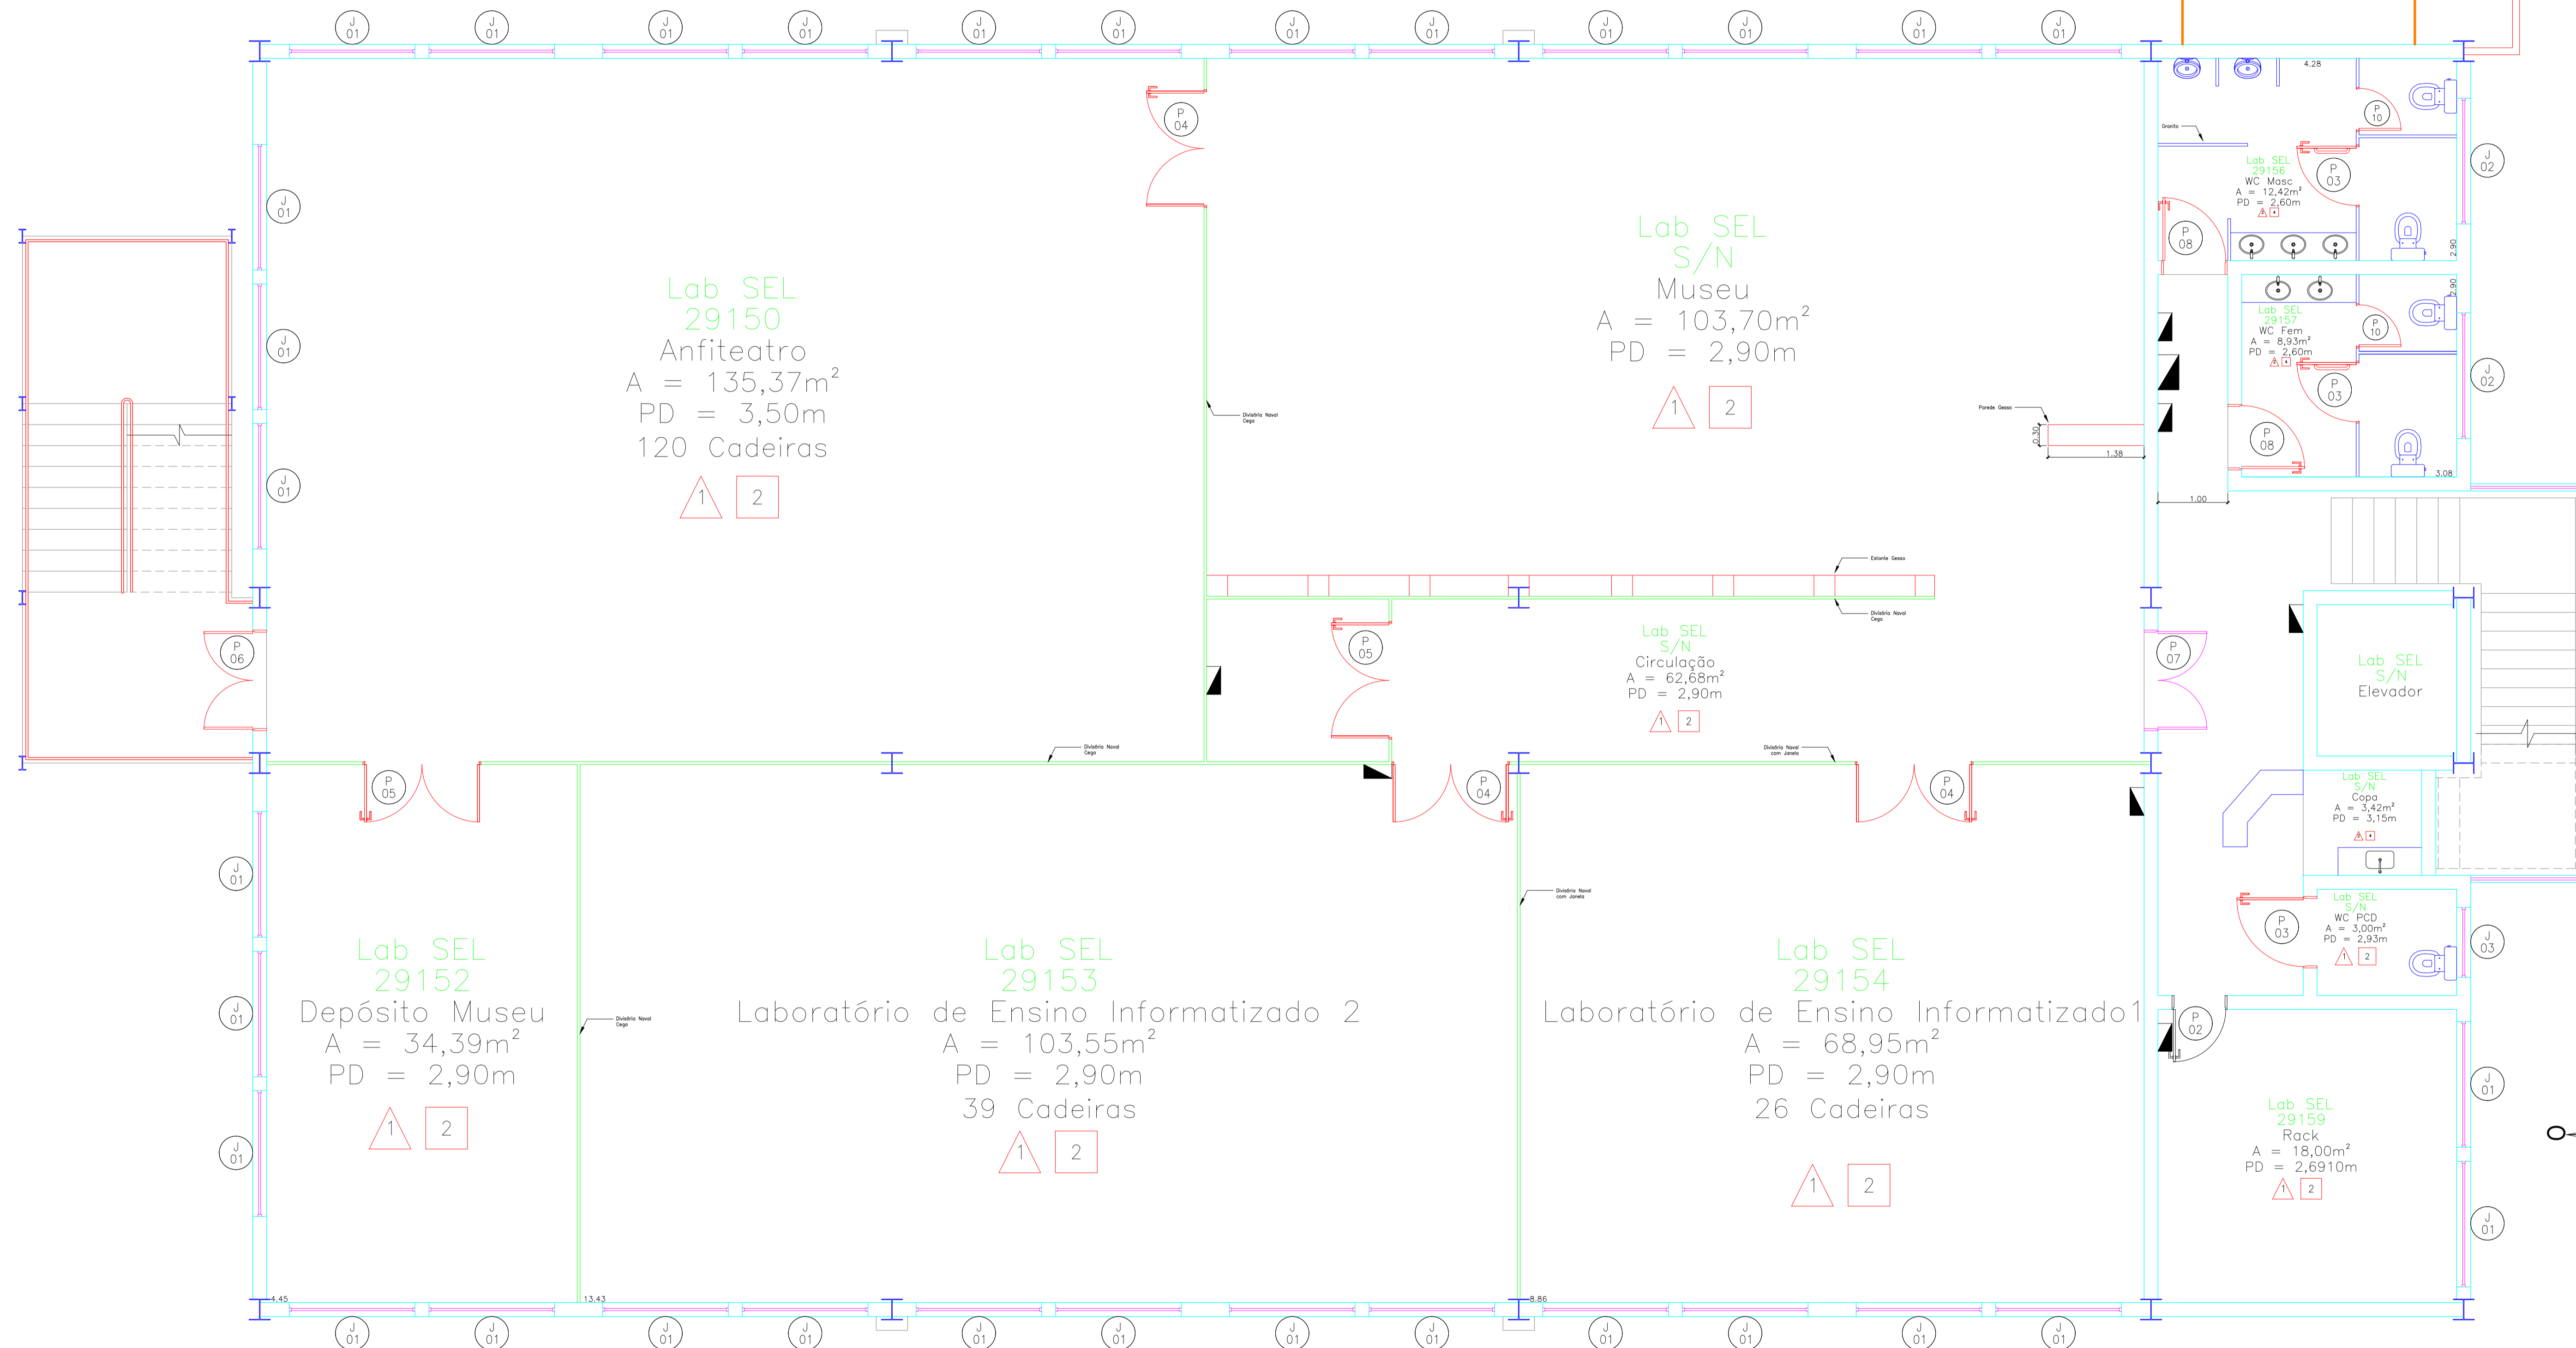

Traços	
Traço	Tipo
	Alvenaria
	Divisória PVC
	Grade Metálica

Escola de Engenharia de São Carlos
 Serviço de Manutenção e Obras
 Prédio: Laboratório de Eletricidade "as built"
 Título: Planta Baixa do 2º Andar
 Escala: Indicada
 Desenho: Rafael Lopes Revisão: Eng. Rodrigo Eiji
 Folha: 3/3 Data: 03/12/2021