
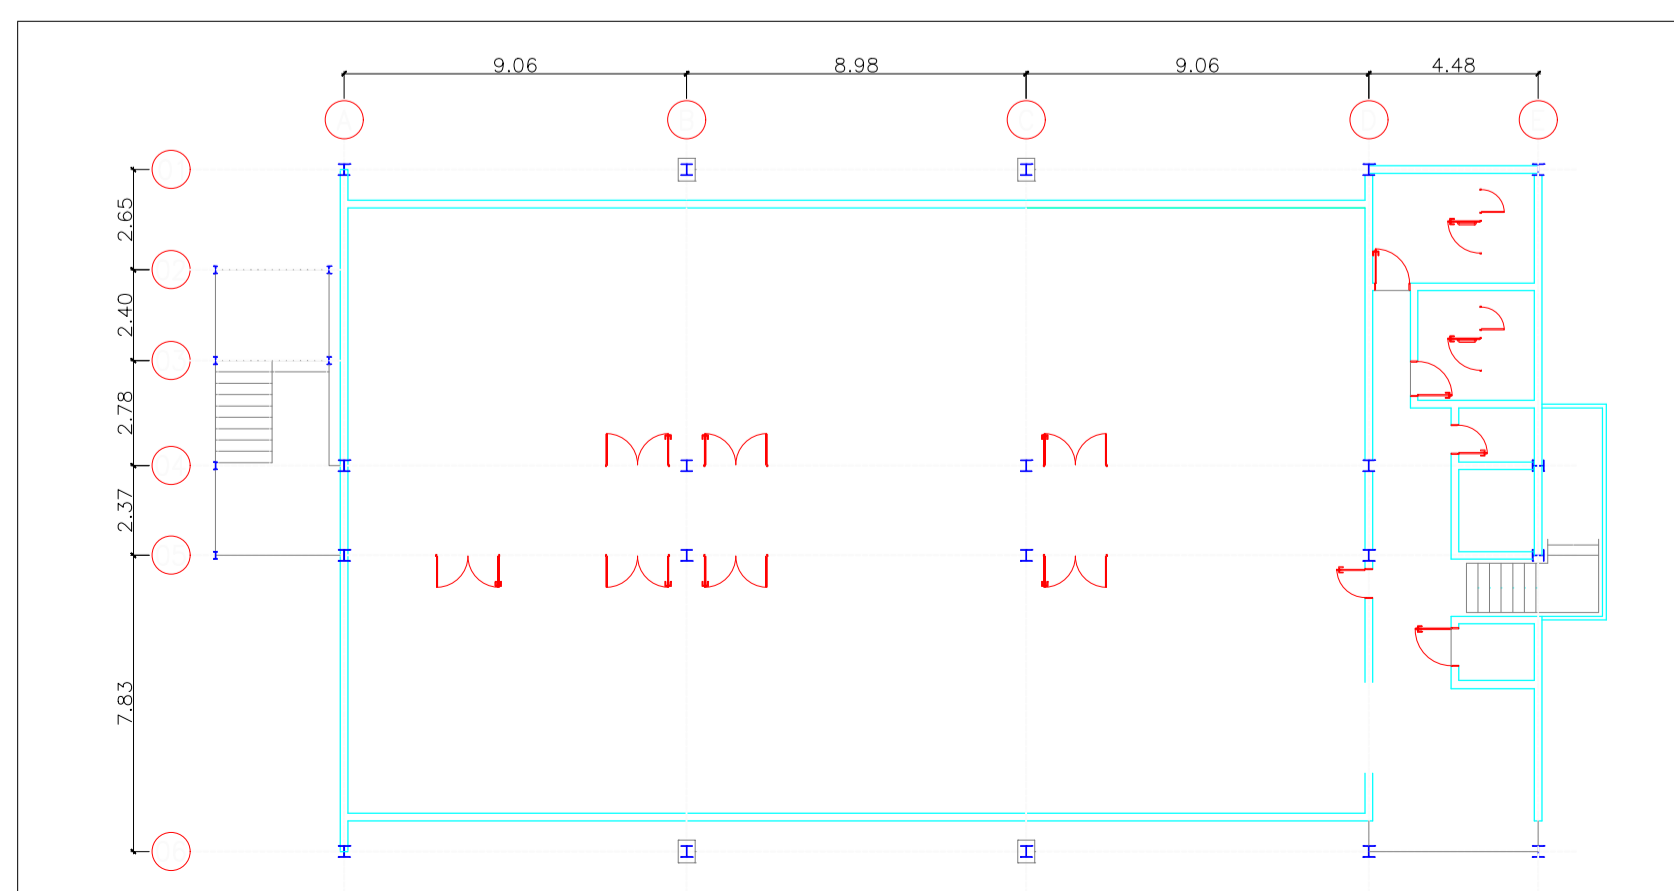


Planta Laboratório de Eletricidade (SEL) - 1º Andar

Escala 1:100

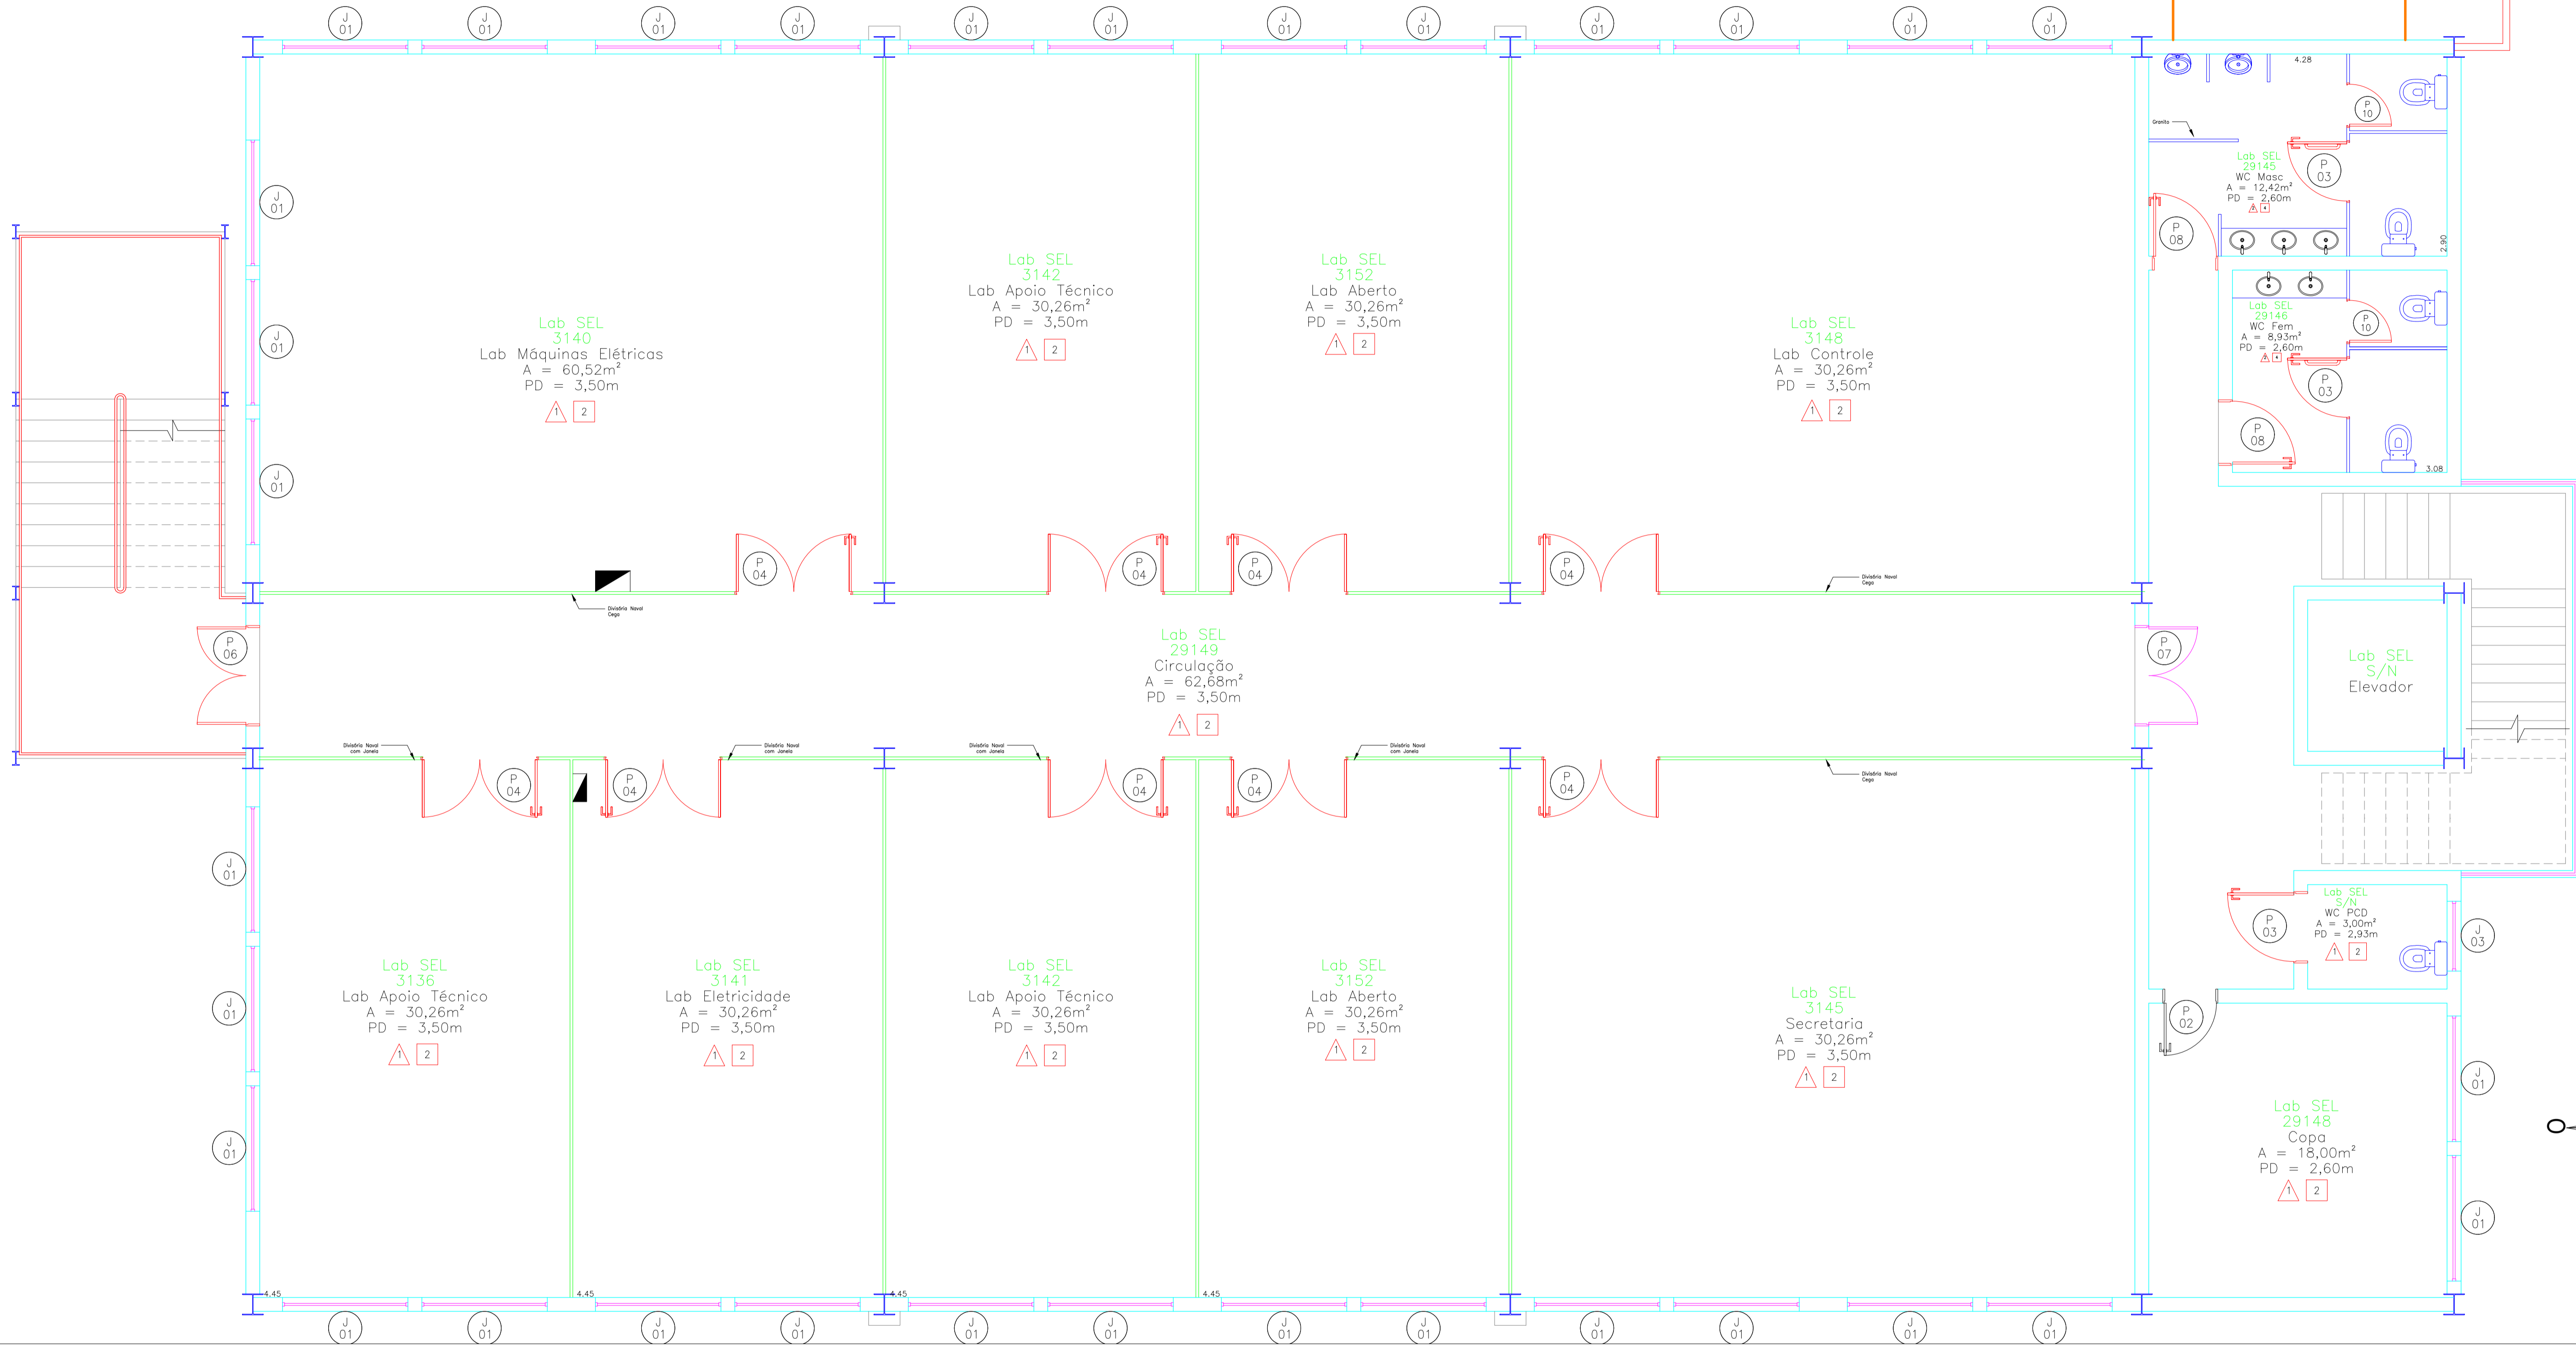

Planta Estrutural
Escala 1:200

Traços	
Traço	Tipo
	Alvenaria
	Divisória PVC
	Grade Metálica

Escola de Engenharia de São Carlos
Serviço de Manutenção e Obras

Prédio: Laboratório de Eletricidade "as built"

Título: Planta Baixa do 1º Andar

Escala: Indicada

Desenho: Rafael Lopes Revisão: Eng. Rodrigo Eiji

Folha: 2/3 Data: 03/12/2021